




LUMINÁRIA DE EMERGÊNCIA
 ESCALA 1:50 Cotas em metros

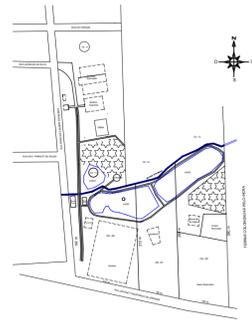


PLANTA DE SITUAÇÃO E LOCALIZAÇÃO
 ESCALA 1:500

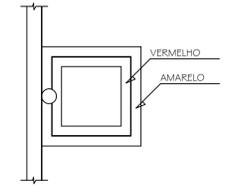

DETALHE EXTINTOR DE PAREDE
 VISTA EM PLANTA
 ESCALA 1:20

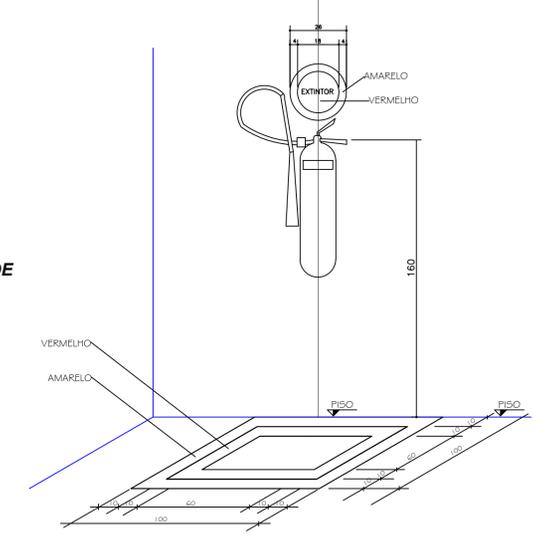

EXTINTOR DE PAREDE
 SEM ESCALA

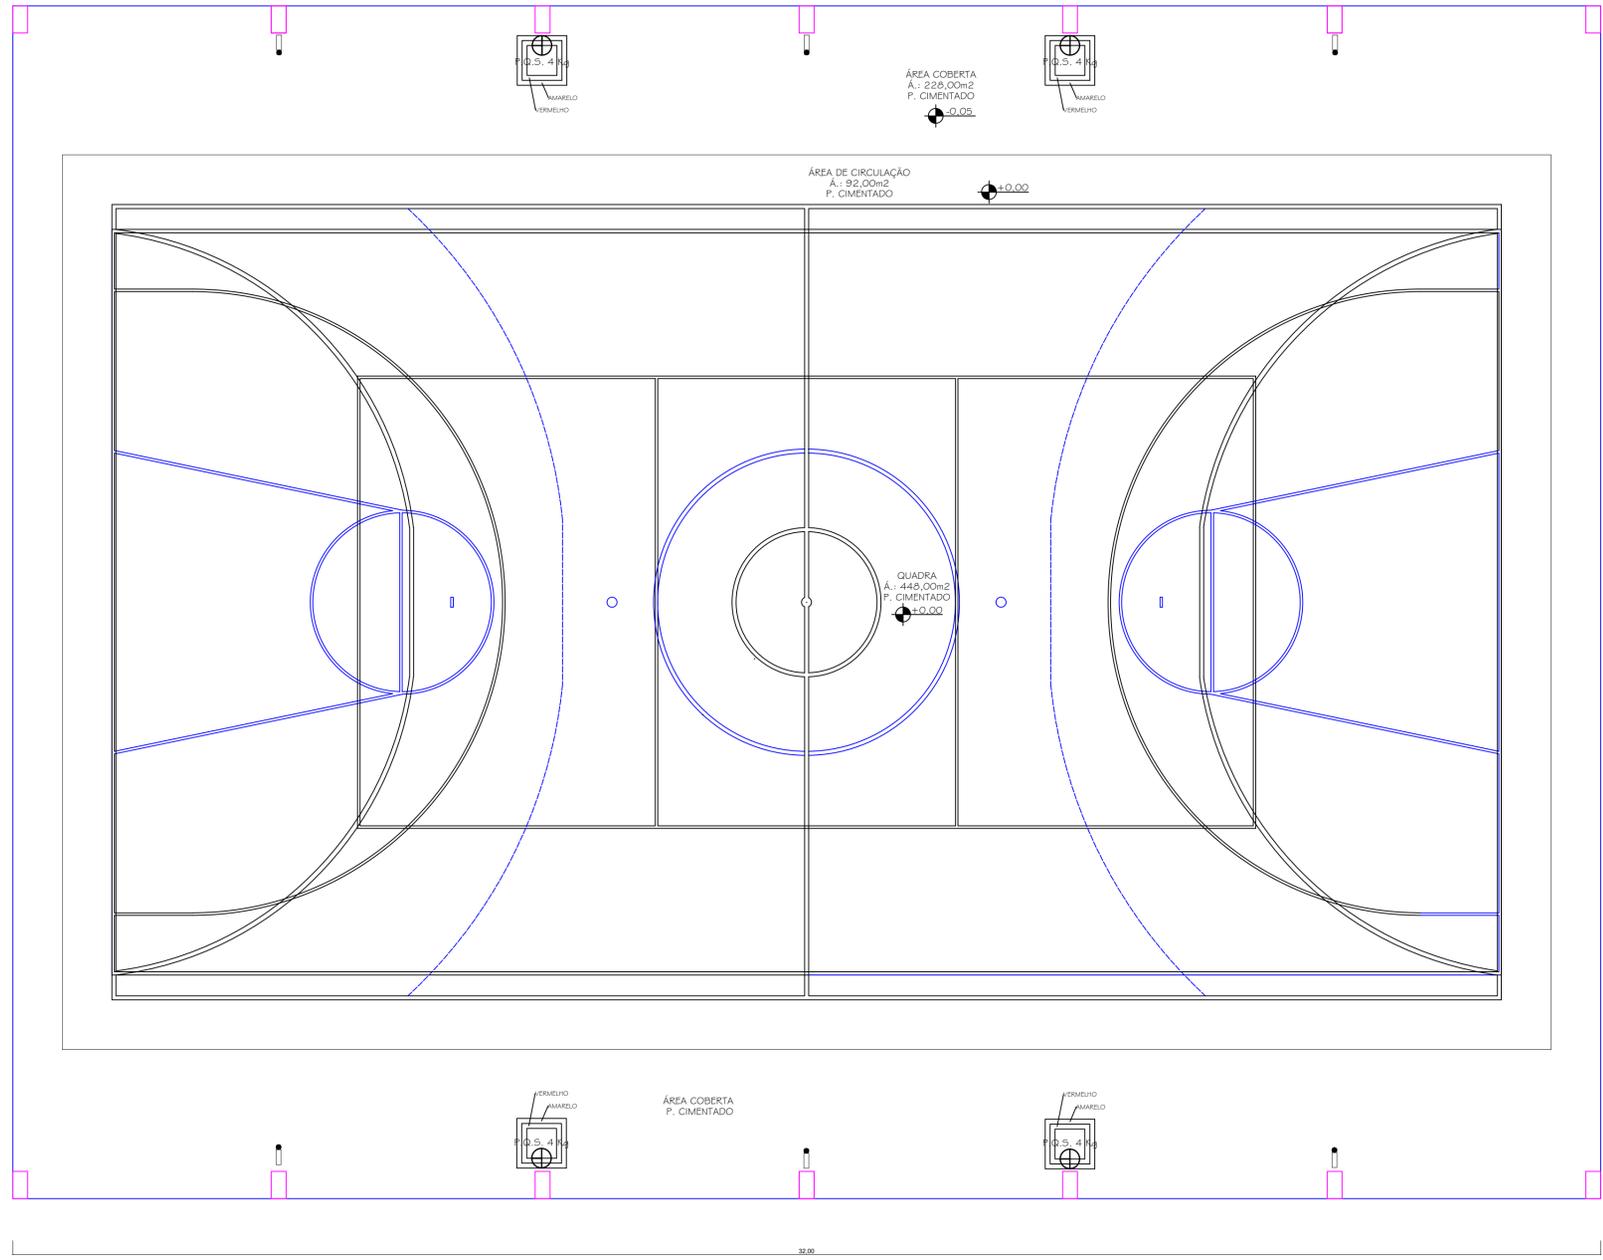

PLANTA BAIXA
 ÁREA DE CONSTRUÇÃO: 768,00 m²
 ESCALA 1:50

CONVENÇÃO	
	EXTINTOR DE PÓ QUÍMICO SECO - 4kg
	PLACA INDICATIVA DE SAÍDA
	ILUMINAÇÃO DE EMERGÊNCIA

CARACTERÍSTICAS DA IMPLANTAÇÃO

PARÂMETRO OU SETOR	DESCRIÇÃO/VALOR	UNIDADE	QUANTIDADE	REQUERIMENTO	REQUERIMENTO	REQUERIMENTO	REQUERIMENTO	REQUERIMENTO
TERREÇO	QUADRA COBERTA	RL	01	10,45	768,00			
RISCO PREDOMINANTE	RL	ÁREA TOTAL CONTROLADA (m ²)			768,00			
PROTEÇÃO POR EXTINTORES								
EXTINTORES	CO2 - 4kg	CO2 - 8kg	GC - 6kg	PS - 4kg	PO - 8kg	AP - 10 lts		
QUANTIDADE	04							
TOTAL DE EXTINTORES	04		UNIDADE EXTINTORA		04			
PROTEÇÃO POR HIDRANTES								
RESERVATÓRIOS	TOTAL	QUANTIDADE	RES. INCÊNDIO	TOTAL	INFERIORES	RES. INCÊNDIO	TOTAL	
VOLUME (m ³)								
ABRIGOS	45 x 75 x 1,8 cm	90 x 60 x 1,8 cm	90 x 120 x 1,8 cm	90 x 60 x 24 cm	TOTAL			
QUANTIDADE								
MANGUEIRAS	30mm	15 m	15 m	20 m	TOTAL			
QUANTIDADE	03mm							
ESCALINHO REGULANTE	35 x 13mm	35 x 19mm	35 x 25mm	63 x 13mm	63 x 19mm	63 x 25mm	TOTAL	
QUANTIDADE								
SISTEMA COMPLEMENTARES/AUTOMÁTICOS								
ILUMINAÇÃO DE EMERGÊNCIA (fluorescente com 2 lâmpadas de 11w)	CENTRAL DE GLP		NÃO					



MUNICÍPIO DE SANTO ANTONIO DO SUDOESTE	ÁREA
QUADRA POLIESPORTIVA COBERTA	INDICADA
PARQUE DE EXPOSIÇÕES	VALORAR
PROJETO DE PREVENÇÃO CONTRA INCÊNDIOS DE Q. COBERTA	REVISAR
RESPONSÁVEL TÉCNICO	QUADRA
5/5	