



PLANTA BAIXA
ESCALA - 1:50
ÁREA 248,12m²

Observações:

- RECOMENDA-SE QUE OS FUNCIONÁRIOS DO EMPREENDIMENTO POSSUAM TREINAMENTO EM COMBATE A INCENDIO (ENFASE EM EXTINTORES).
- DURANTE O PERÍODO DE FUNCIONAMENTO DO EMPREENDIMENTO AS PORTAS DEVERÃO PERMANECER ABERTAS E DESTRANCADAS.
- OS EXTINTORES DEVERÃO POSSUIR SELOS DO INMETRO, CONTENDO:
DATA DE FABRICAÇÃO DO EXTINTOR
DATA DE VALIDADE DO AGENTE EXTINTOR
DATA PREVISTA PARA ENSAIO HIDROSTÁTICO (A CADA 5 ANOS).
- OS EXTINTORES DEVERÃO SER INSPECIONADOS POR PESSOAL HABILITADO TECNICAMENTE E EMPRESAS IDONEAS.

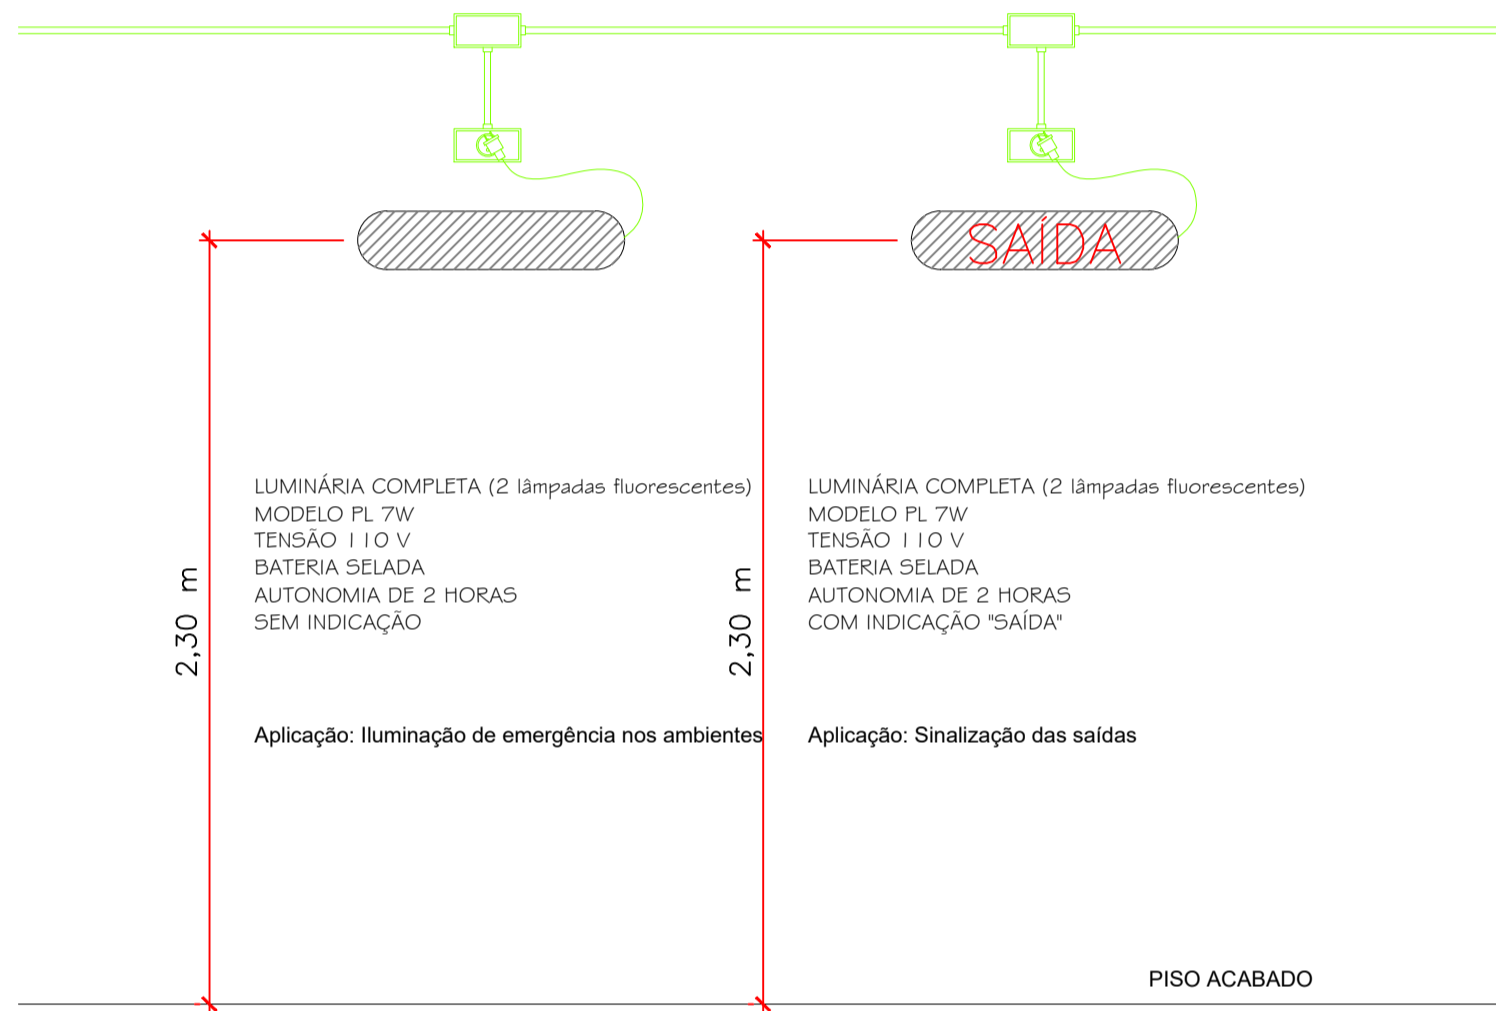

DETALHE
Luminárias de Emergência

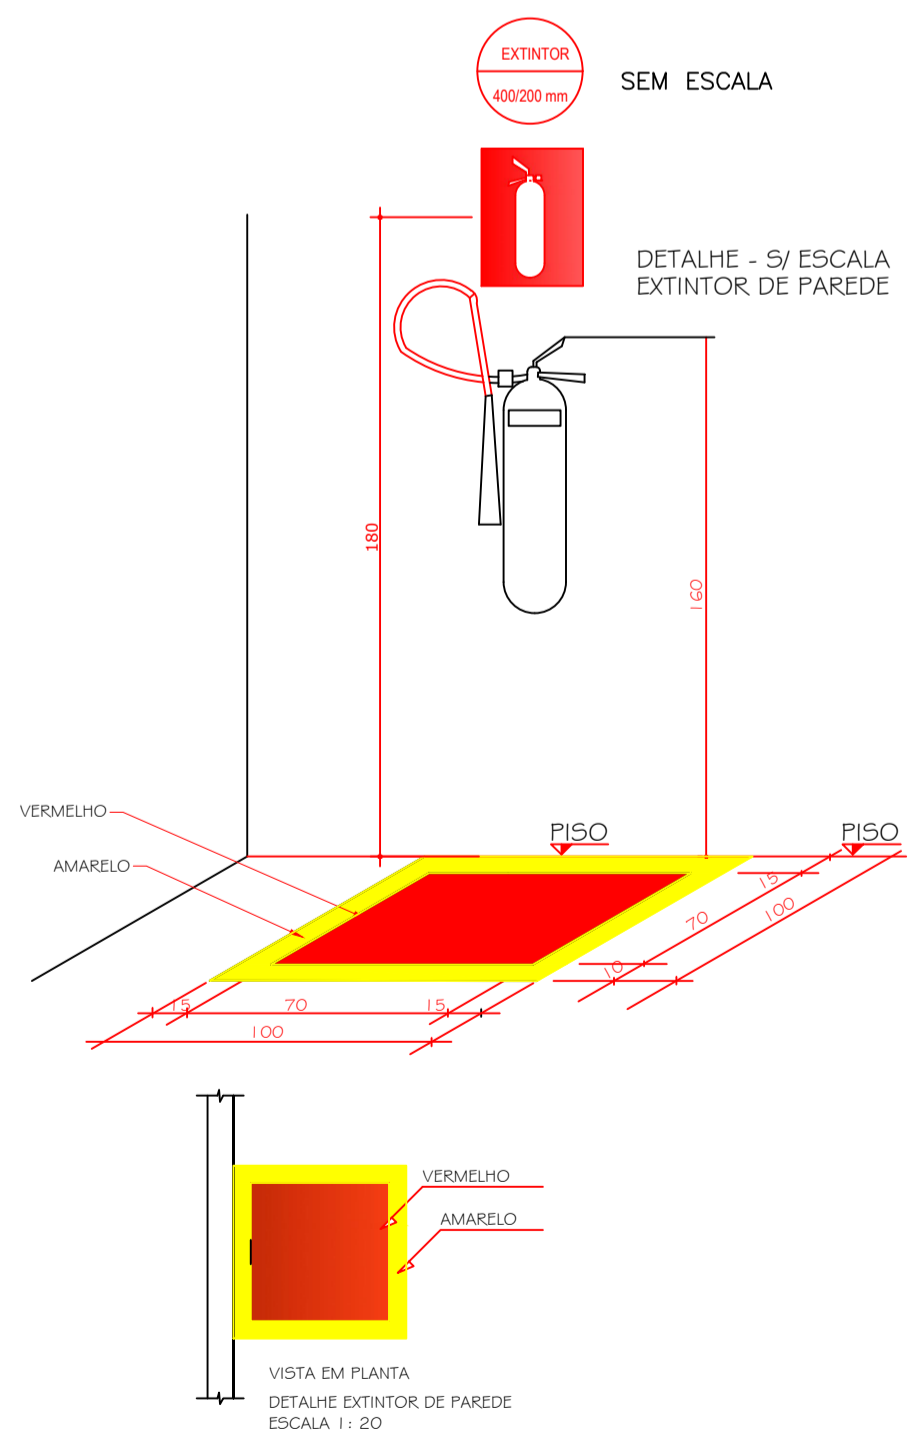

Legenda (simbologia):

- CÓDIGO** LHM (mm)
- SINALIZAÇÃO RETANGULAR
- SAIDA** PLACA DE UMA SAÍDA DE EMERGENCIA
SIMBOLO: RETANGULAR
FUNDO: VERDE
PICTOGRAMA: FOTO LUMINESCENTE
- PLACA RETANGULAR MEDINDO 780X450 mm
COR DA PLACA: VERDE
COR DA FONTE: BRANCA
MATERIAL: PVC ADESIVADO
ALTURA: 1700 mm DO PISO À BASE DA PLACA
- PLACA RETANGULAR MEDINDO 250X500 mm
COR DA PLACA: VERDE
COR DA FONTE: BRANCA
MATERIAL: PVC ADESIVADO
ALTURA: 1700 mm DO PISO À BASE DA PLACA

Observações:

- RECOMENDA-SE QUE OS FUNCIONÁRIOS DO EMPREENDIMENTO POSSUAM TREINAMENTO EM COMBATE A INCENDIO (ENFASE EM EXTINTORES).
- DURANTE O PERÍODO DE FUNCIONAMENTO DO EMPREENDIMENTO AS PORTAS DEVERÃO PERMANECER ABERTAS E DESTRANCADAS.
- OS EXTINTORES DEVERÃO POSSUIR SELOS DO INMETRO, CONTENDO:
DATA DE FABRICAÇÃO DO EXTINTOR
DATA DE VALIDADE DO AGENTE EXTINTOR
DATA PREVISTA PARA ENSAIO HIDROSTÁTICO (A CADA 5 ANOS).
- OS EXTINTORES DEVERÃO SER INSPECIONADOS POR PESSOAL HABILITADO TECNICAMENTE E EMPRESAS IDONEAS.

Legenda (simbologia):

- EXTINTOR DE ÁGUA - A - (CAP. INDICADA)
- EXTINTOR DE PÓ QUIMICO SECO ABC (CAP. INDICADA)
- SAIDA** PLACA DE UMA SAÍDA DE EMERGENCIA
- LUMINÁRIA DE EMERGENCIA
- ACESSO DE VIATURAS NA EDIFICACAO OU ÁREA DE RISCO
- DIREÇÃO DA ROTA DE SAÍDA (COLUNAS)
- DIREÇÃO DA ROTA DE SAÍDA

NOTA: * O AUTOR DO PROJETO E O RESPONSÁVEL TÉCNICO SÃO RESPONSÁVEIS, CIVIL E ADMINISTRATIVAMENTE POR TODAS AS INFORMAÇÕES PRESTADAS NO PRESENTE PROJETO, BEM COMO PELO ATENDIMENTO DAS ESPECIFICAÇÕES CONSTANTES DO CÓDIGO DE PREVENÇÃO DE INCÊNDIOS DO CORPO DE BOMBEIROS DA POLÍCIA MILITAR DO PARANÁ E NORMAS BRASILEIRAS VIGENTES, SUJEITANDO-SE ÀS SANÇÕES LEGAIS DECORRENTES DE EVENTUAIS PREJUÍZOS DE TERCEIROS*.
A OBRA ATENDERÁ OS ARTIGOS 153 A 156 DO CBMP/MPR.

PREFEITURA MUNICIPAL DE SANTO ANTONIO DO SUDOESTE - PR.

CASA MORTUARIA		
RUA PRESIDENTE VARGAS - CENTRO		
ÁREA: 248,12m²	Ocupação: LOCAL DE REUNIÃO DE PÚBLICO	PARA USO DO C. D.
FRANCHA 02	PROJETO DE PREVENÇÃO DE INCÊNDIOS - PLANTA DE RISCO - DETALHE EXTINTOR DE PAREDE - SIMBOLOGIA	
PROPRIETÁRIO: ASSINATURA	MUNICÍPIO DE SANTO ANTONIO DO SUDOESTE CNPJ 78.927.882/0001-88	
ESCALA: INDICADA	RESPONSÁVEL TÉCNICO: CESAR AUGUSTO ORTEGA	DESENHADO: VALDECIR FERREIRA
		DATA: 05 / 05 / 2016