

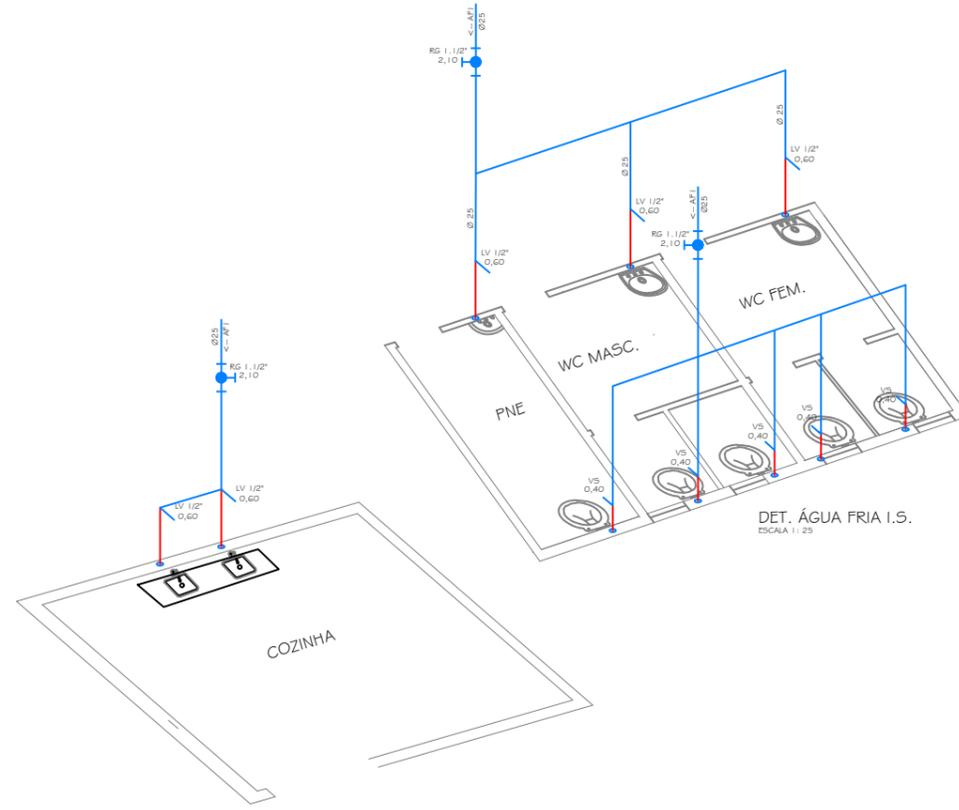


PLANTA BAIXA ÁGUA FRIA
ÁREA 400,00 m²
ESCALA 1/50

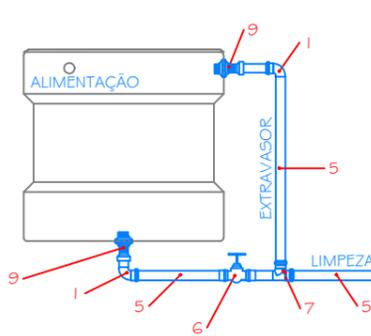

DET. ÁGUA FRIA I.S. COZINHA
ESCALA 1/25

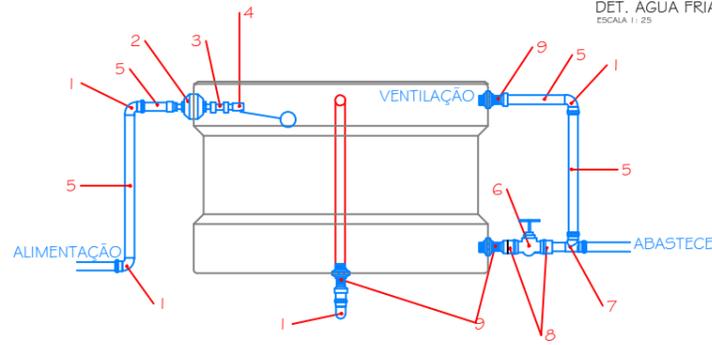

LEGENDA

- 1- CURVA Ø90 SOLDÁVEL
- 2- ADAPTADOR SOLDÁVEL LONGO, COM FLANGES LIVRES, PARA CAIXA D' ÁGUA 25mm x 3/4"
- 3- LUVA COM ROSCA 3/4"
- 4- TORNEIRA BÓIA PARA CAIXA D' ÁGUA 3/4"
- 5- TUBO PVC RÍGIDO, SOLDÁVEL MARRON 25mm
- 6- REGISTRO DE GAVETA (METÁLICO)
- 7- TÊ Ø90 SOLDÁVEL
- 8- ADAPTADOR SOLDÁVEL CURTO, COM BOLSA E ROSCA PARA REGISTRO 32mm x 1"
- 9- ADAPTADOR SOLDÁVEL LONGO, COM FLANGES LIVRES, PARA CAIXA D' ÁGUA 32mm x 1"

QUANTITATIVOS DE MATERIAIS HIDRO SANITÁRIO E ÁGUA FRIA			
HIDRÔMETRO	-	(VAZÃO 3m ³ /H)	UN 01
TUBO PVC	Ø 25	P/ ÁGUA FRIA	M 2586
TUBO PVC	Ø 50	ESG. LAVATORIOS	M 11,41
TUBO PVC	Ø 100	ESG. SANITÁRIOS	M 59,83
TUBO PVC	Ø 50	ÁGUA FRIA	M 50,82
CAIXA INSPEÇÃO	60x60	ESG. SANITÁRIOS	UN 03
CAIXA SIFONADA	150/150	ESG. LAVATORIOS	UN 06
JOELHO PVC 90°	Ø 25	P/ ÁGUA FRIA	UN 26
JOELHO PVC 90°	Ø 50	ESG. LAVATORIOS	UN 06
JOELHO PVC 90°	Ø 100	ESG. SANITÁRIOS	UN 04
JOELHO PVC 45°	Ø 50	ESG. SANITÁRIOS	UN 04
TÊ - PVC	Ø 25	P/ ÁGUA FRIA	UN 06
TÊ - PVC	Ø 100x50	ESG. SANITÁRIOS	UN 04
TÊ - PVC	Ø 50x25	P/ ÁGUA FRIA	UN 03
ASSENTO P/ PLÁSTICO	PADRÃO	VASO SANITÁRIO	UN 06
DRENO/SUMIDOURO	120X5,00	ESGOTO	UN 02
BACIA SANITÁRIA	-	C/ ACABADA ASSENTO/ CONEXÕES - COMPLETA	UN 06
LAVATORIO DE LOUCA BRANCA	-	C/ ACESSÓRIOS - FORNECIMENTO E INSTALAÇÃO	UN 06
TORNEIRA	-	FORNECIMENTO E INSTALAÇÃO	UN 07
FRONDA	-	FORNECIMENTO E INSTALAÇÃO	UN 06
PARELHA DE LOUCA BRANCA	-	FORNECIMENTO E INSTALAÇÃO	UN 06
SUORTE P/ PAREL TOALHA	-	FORNECIMENTO E INSTALAÇÃO	UN 02
REGISTRO GAVETA	-	FORNECIMENTO E INSTALAÇÃO	UN 02
FOSSA SÉPTICA	1,90X1,10	ESGOTO	UN 02
BARRAS DE APOIO	80 CM	P.N.E.	UN 06
SABONETEIRAS	7,5X15 CM	INST. SANIT.	UN 06

APROVAÇÃO

APROVADO
ATENDE AS NORMAS DO MUNICÍPIO

CESAR AUGUSTO ORTEGA
TEC. CIVIL CREA 27448/D
MAT. 604

PROPRIETÁRIO

Ricardo Antonio Ortina
Prefeito Municipal
020.697.009-77

PREFEITURA MUNICIPAL DE SANTO ANTONIO DO SUDOESTE - PR.

HIDRÁULICO

Proprietário:
MUNICÍPIO DE SANTO ANTONIO DO SUDOESTE

Obra:
TERMINAL RODOVIARIO MUNICIPAL

Endereço:
BAIRRO JARDIM FRONTEIRA - RUA RUA DAS PALMEIRAS

Especificação:
PROJETO HIDRAULICO E HIDRO SANITÁRIO

Responsável técnico:
FELIPE ANDRADE BLICK
ENGENHEIRO CIVIL MAT 510
CREA-PR: SC-1192846/D

Data:
SETEMBRO 2021

Escala:
INDICADA

Desenho:
VALDECIR

Área do Campo:

Arquivo:

Prancha:
1/1