


Legenda	
	Quadro de distribuição geral
	Quadro de distribuição
	Caixa de passagem
	Tubulação que sobe
	Placa cega - 0,30m do piso
	Placa cega - 2,20m do piso
	Eletroduto embutido no teto
	Eletroduto embutido na parede
	Eletroduto embutido no piso

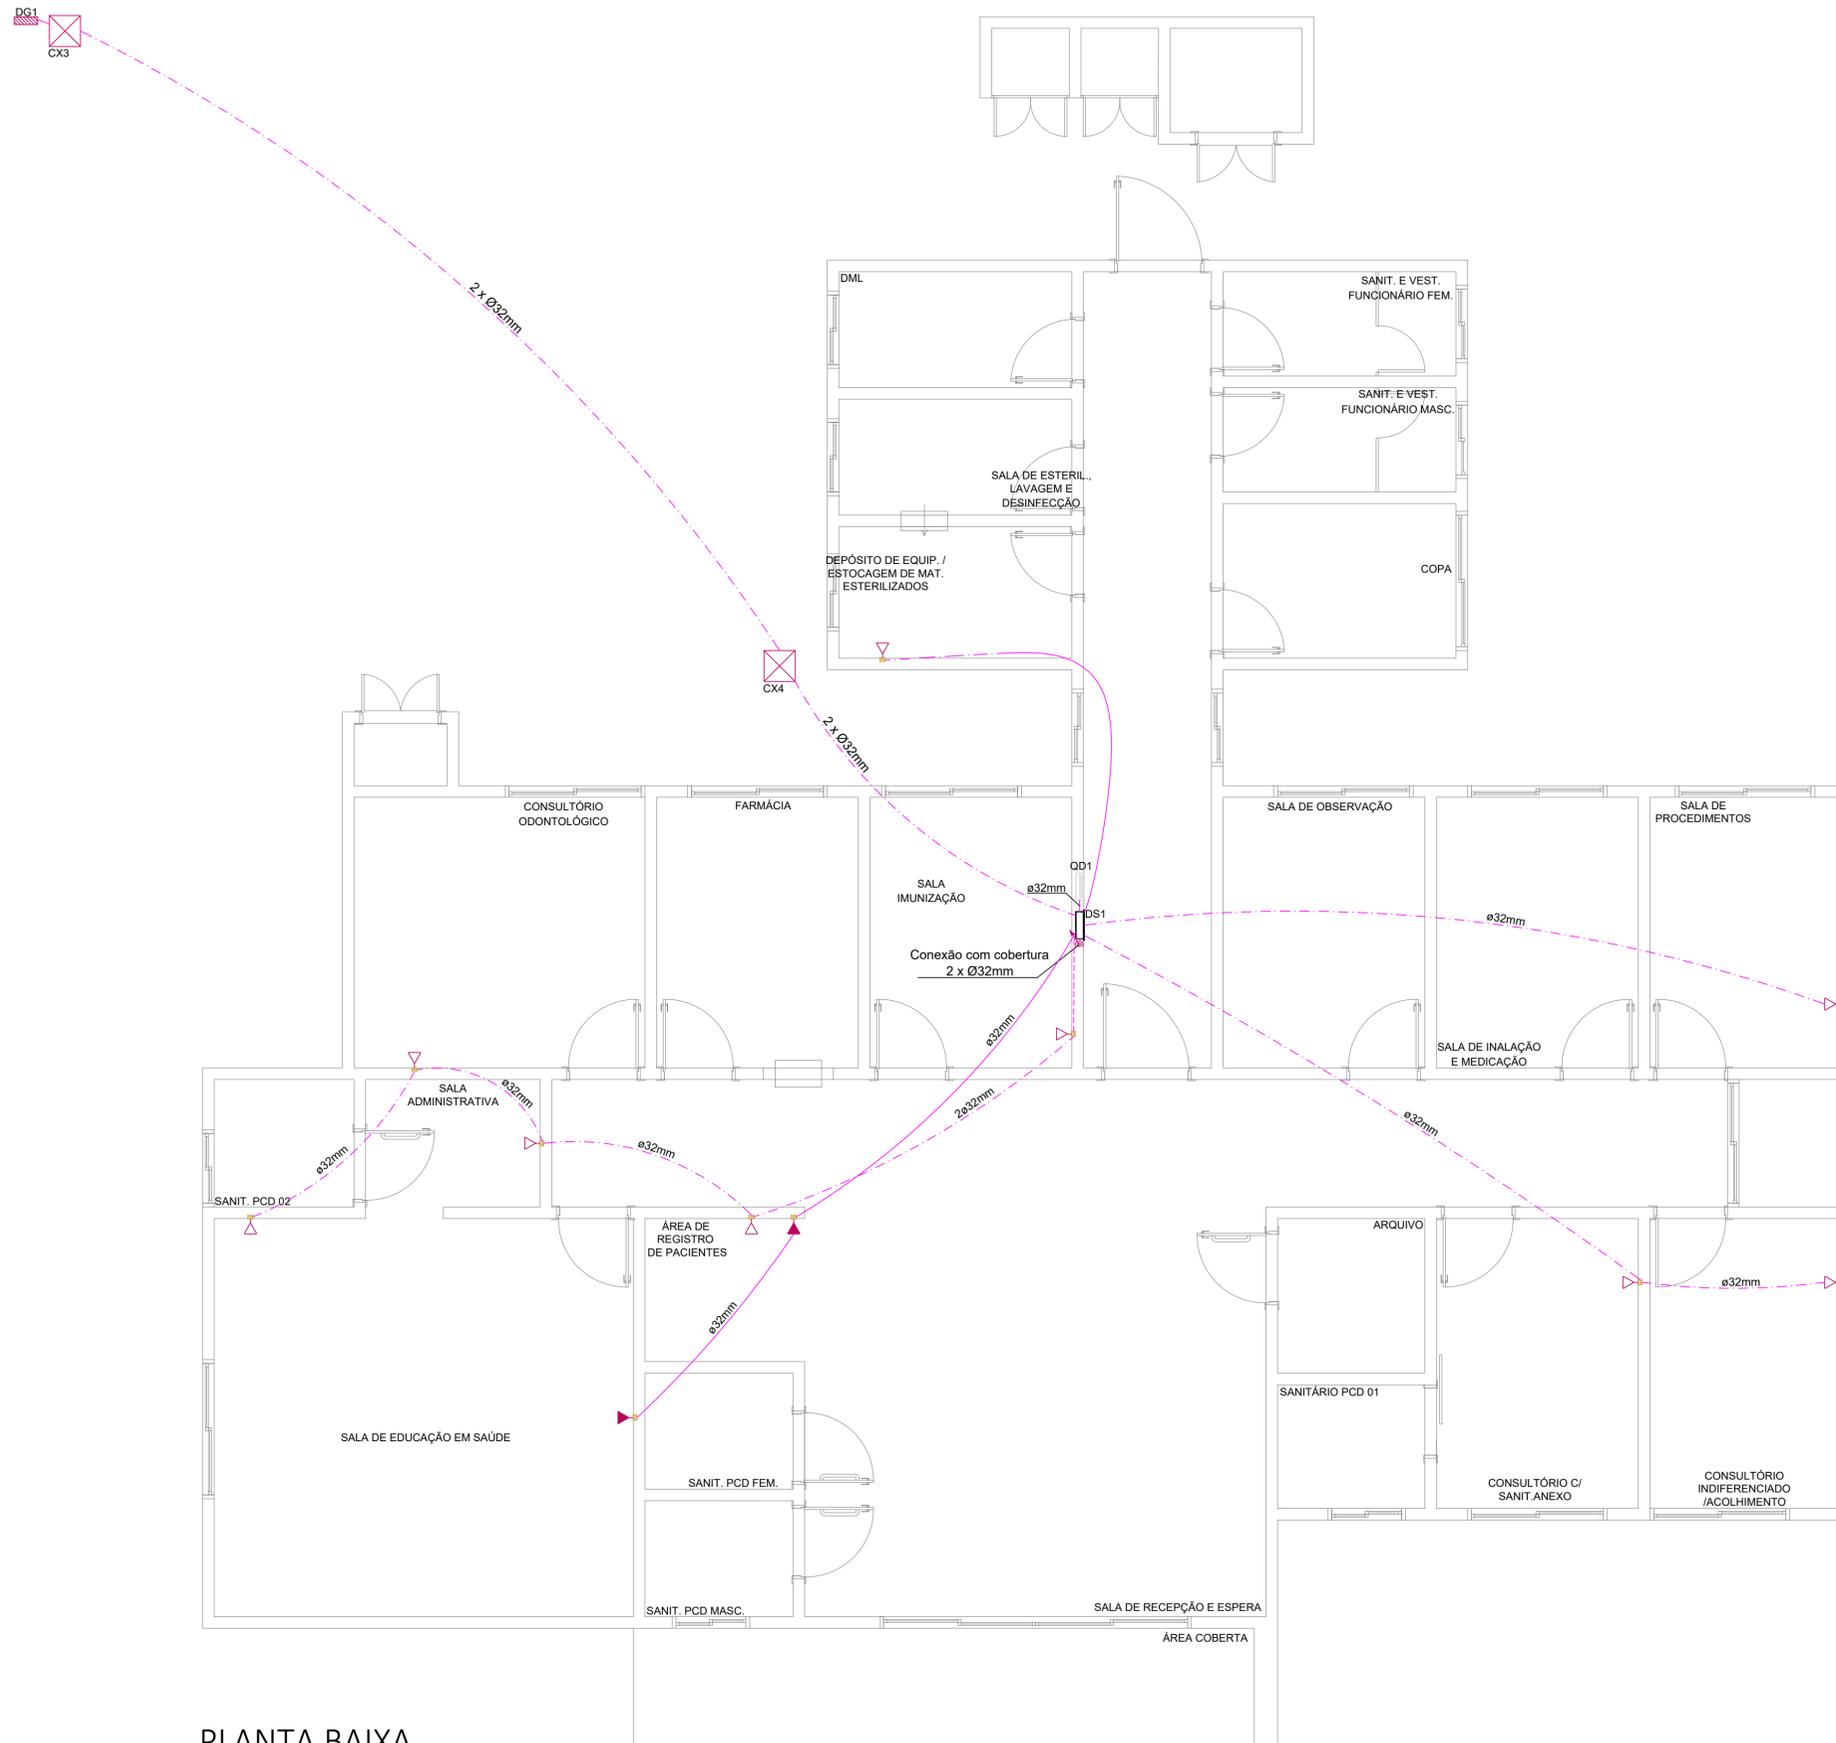

PLANTA BAIXA
Escala 1:50

Responsável Técnico Projeto:	Responsável Técnico Execução:	Proprietário da Obra:

CARIMBOS E ANOTAÇÕES



LEONARDI ENGENHARIA

Projeto: Unidade de Saúde da Família Projeto Tubulação Elétrica Auxiliar
Conteúdo: Planta Baixa.
Proprietário (a): Prefeitura Municipal de Santo Antonio do Sudoeste-PR
Endereço da Obra: Rua Princesa Isabel esq. Rua Adalberto Iser, Bairro Princesa Isabel, Santo Antonio do Sudoeste - PR
Data: Junho / 2022

Folha: **01**

ELÉTRICA AUXILIAR